

LEGENDA INŽENÝRSKÝCH SÍTÍ

- vodovod
- kanalizace-splašková
- kanalizace-dešťová
- slaboproud (02)
- plynovod STI
- VO - veřejné osvětlení



LEGENDA STÁVAJÍCÍHO VEDENÍ

- zemní kabelové vedení NN
- zemní kabelové vedení VN

LEGENDA PROJEKTOVANÉHO VEDENÍ


- kabelové vedení NN
- zemní pásek
- rozpojovací skříň NN
- ⊗ uzemnění
- chránička, betonový žlab

VYPRACOVAL	Aneta Macků	ZOD. PROJEKTANT	Ivan Vávra	
ZHOTOVITEL PD	ENERG-SERVIS a.s., Příkop 843/4, 602 00 Brno			
KRAJ	JIHOMORAVSKÝ	OKRES	Hodonín	
KATASTR. ÚZEMÍ	Kyjov, [678431]			
MÍSTO STAVBY	Kyjov, Strážovská			
STAVEBNÍK	EG.D, a.s.	LIDICKÁ 1873/36, 602 00 BRNO		Č. STAVBY: 1030073047
NÁZEV STAVBY	Kyjov, Strážovská, rozš.NN, Čez K4041/10			DATUM: 10-2023
NÁZEV VÝKRESU	KOORDINAČNÍ SITUACE STAVBY			FORMÁT: A3
				STUPEŇ PD: DUR/DPS
				MĚŘITKO: 1:500
				Č. VÝKRESU: C.02_1

TS
fve Kyjov
702041

LEGENDA STÁVAJÍCÍHO VEDENÍ

- zemní kabelové vedení NN
- zemní kabelové vedení VN

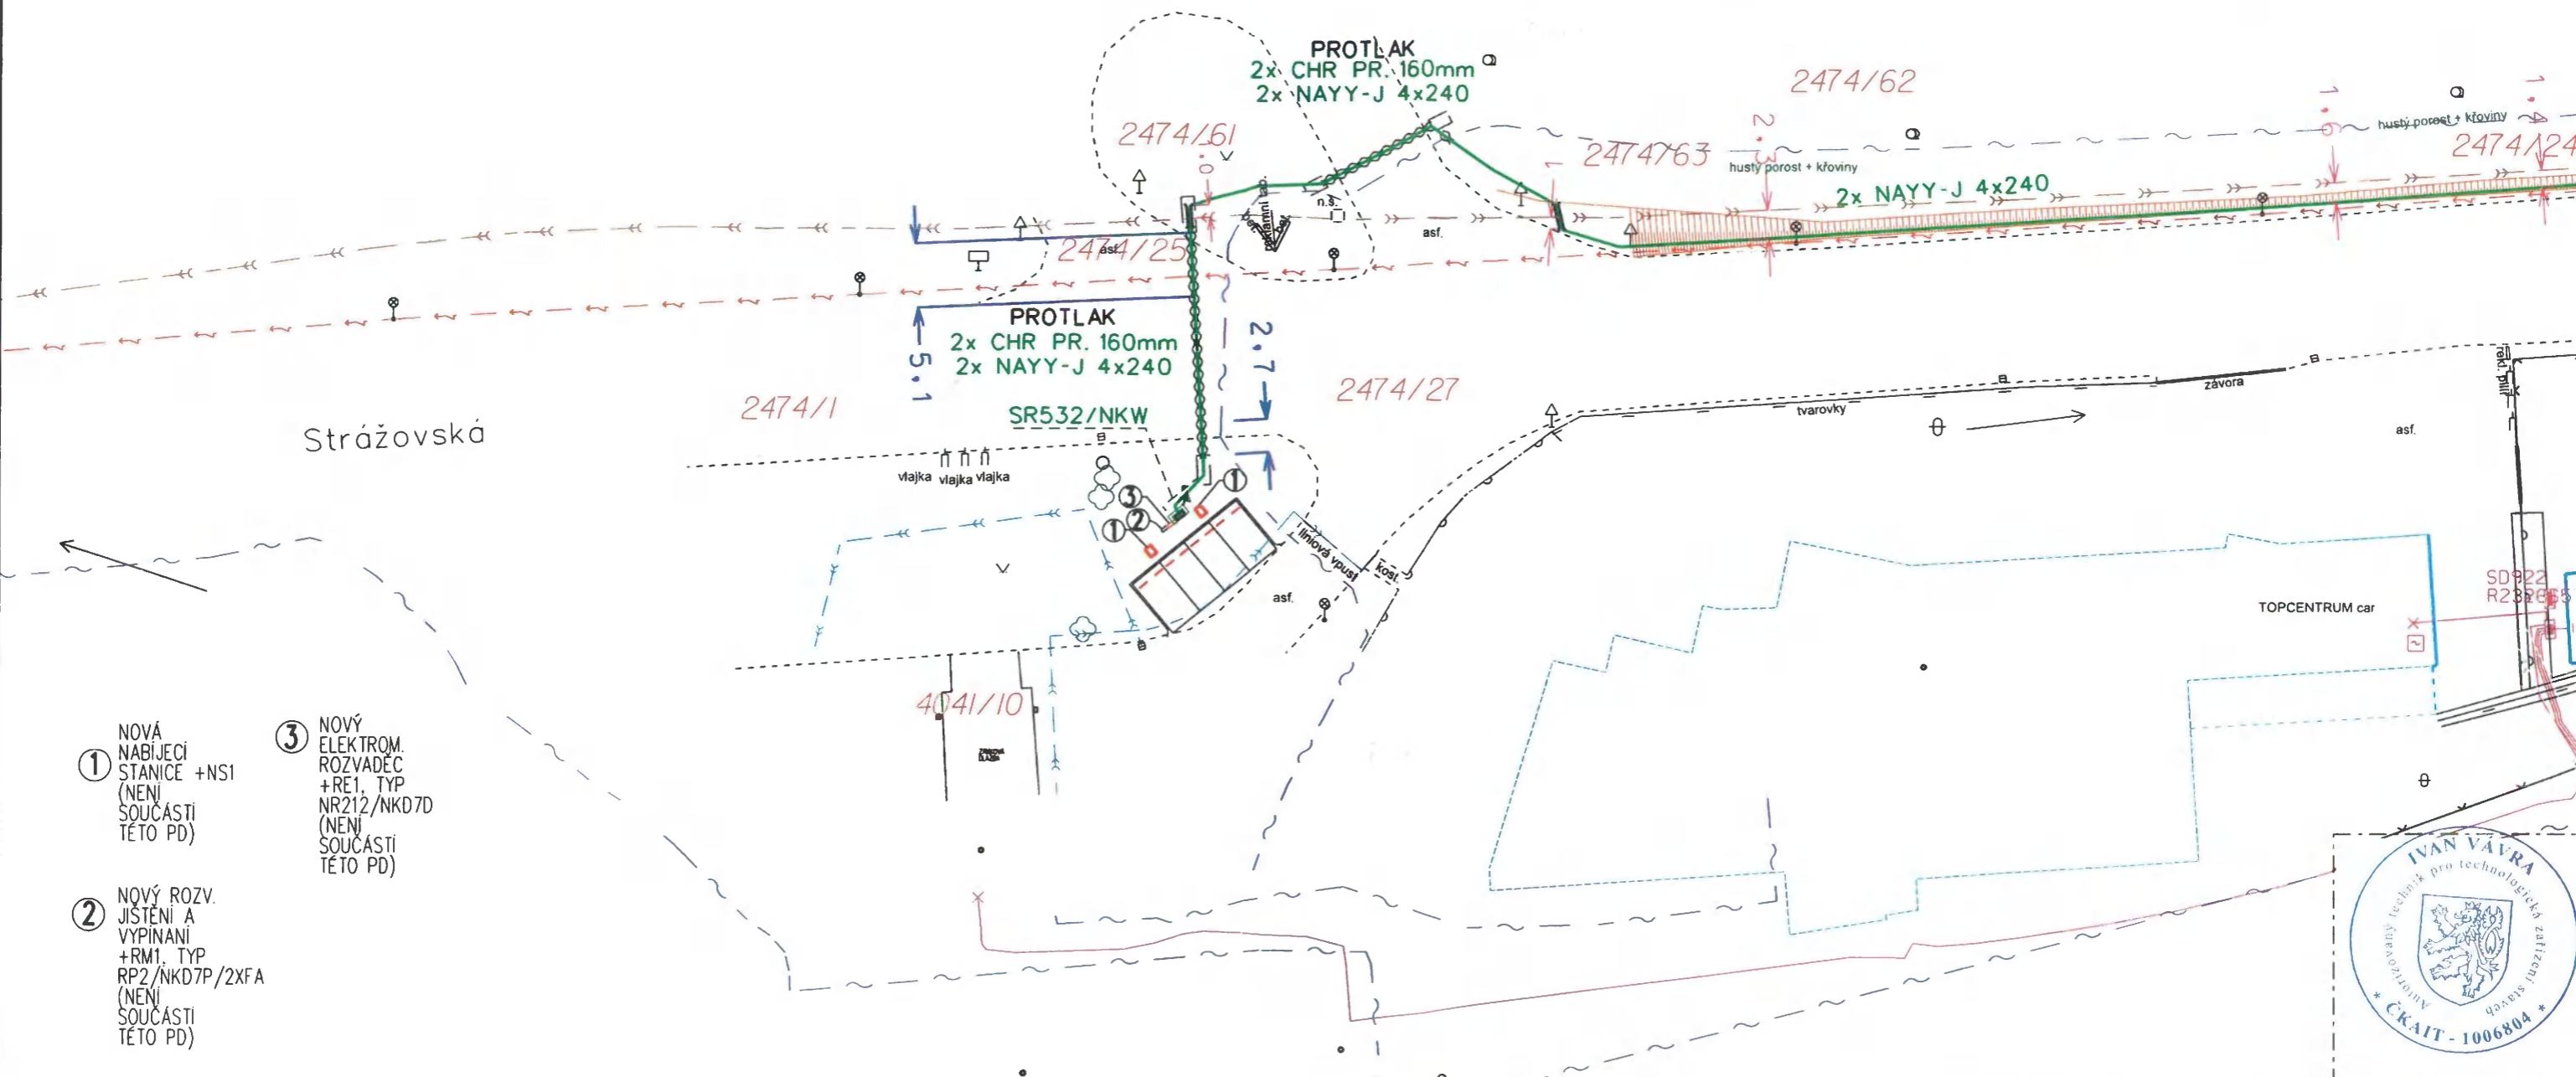

① NOVÁ NABÍJECÍ STANICE +NS1 (NENÍ SOUČÁSTÍ TÉTO PD)

② NOVÝ ROZV. JISTĚNÍ A VYPINÁNÍ +RM1, TYP RP2/NKD7P/2XFA (NENÍ SOUČÁSTÍ TÉTO PD)

③ NOVÝ ELEKTROM. ROZVADEČ +RE1, TYP NR212/NKD7D (NENÍ SOUČÁSTÍ TÉTO PD)

LEGENDA INŽENÝRSKÝCH SÍTÍ

- vodovod
- kanalizace-splašková
- kanalizace-dešťová
- slaboproud (O2)
- plynová ST
- VO - veřejné osvětlení

LEGENDA PROJEKTOVANÉHO VEDENÍ

- kabelové vedení NN
- zemnicí pásek (2ks)
- rozpojovací skříň NN
- uzemnění
- chránička, betonový žlab



VYPRACOVAL	Aneta Macků	ZOD. PROJEKTANT	Ivan Vávra	
ZHOTOVITEL PD	ENERG-SERVIS a.s., Příkop 843/4, 602 00 Brno			
KRAJ	JIHOMORAVSKÝ	OKRES	Hodonín	
KATASTR. ÚZEMÍ	Kyjov, [678431]			
MÍSTO STAVBY	Kyjov, Strážovská			
STAVEBNÍK	EG.D, a.s.	LIDICKÁ 1873/36, 602 00 BRNO		Č. STAVBY: 1030073047
NÁZEV STAVBY	Kyjov, Strážovská, rozš.NN, Čez K4041/10			DATUM: 10-2023
NÁZEV VÝKRESU	KOORDINAČNÍ SITUACE STAVBY			FORMÁT: A3
				STUPEŇ PD: DUR/DPS
				MĚŘÍTKO: 1:500
				Č. VÝKRESU: C.02_2